


PROJETO EXECUTIVO DE DRENAGEM DO CAMPO - REFORMA E AMPLIAÇÃO DO CAMPO CÓI  
ESCALA INDICADA

PROJETO DE DRENAGEM  
ESCALA: 1:250

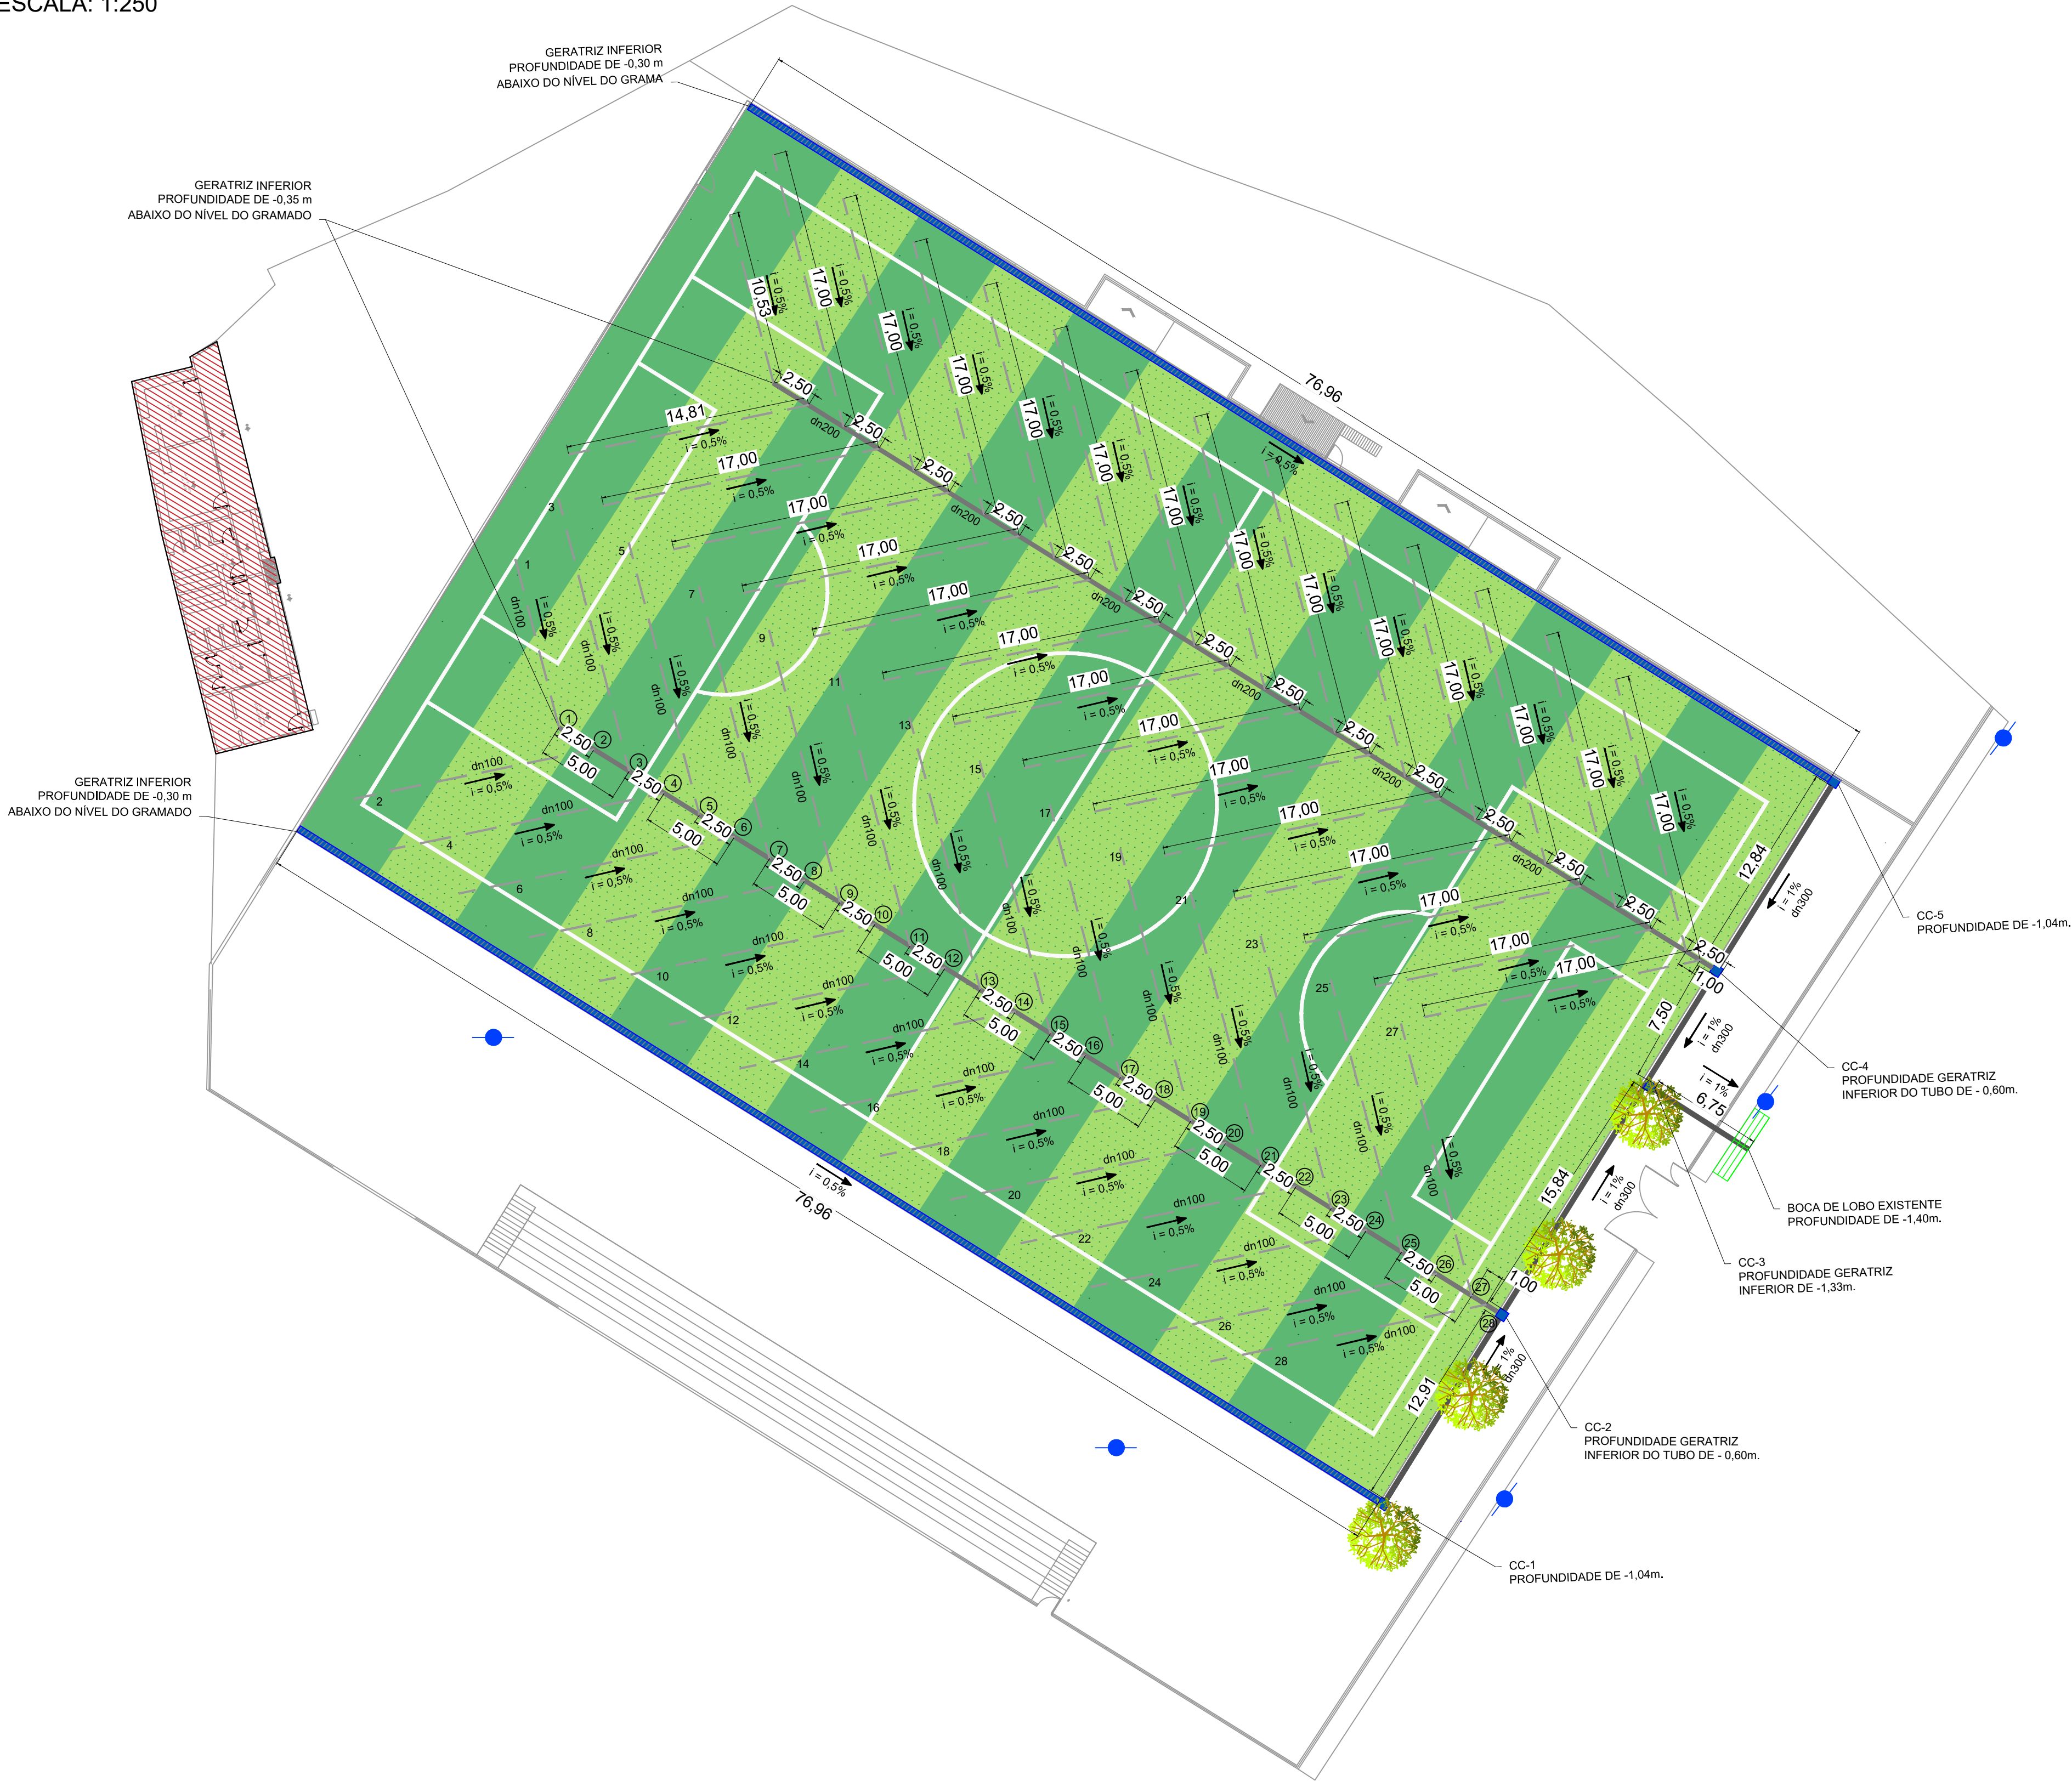

LEGENDA:

- LIMITES DO TERRENO
- EDIFICAÇÕES
- GRAMADO SINTÉTICO
- DECLIVIDADE DO TRECHO E SENTIDO DE FLUXO
- TUBO PVC CORRUGADO PERFURADO Ø100mm (ESPINHAS SECUNDÁRIAS)
- TUBO PVC CORRUGADO PERFURADO Ø250mm (ESPINHAS PRIMÁRIAS)
- TUBO DE CONCRETO Ø300mm
- CANALETA
- CAIXA COLETORA
- ÁRVORES EXISTENTES
- POSTES EXISTENTES
- BOCA DE LOBO EXISTENTE
- NÚMERO DE NÓ
- NÚMERO DE DRENO

TABELA 1 - QUANTITATIVO DRENAGEM

QUANTITATIVO		
TUBOS DRENOS PVC PERFURADOS dn 100mm	934,67	m
TUBOS PVC dn 200mm	133,74	m
TUBOS CONCRETO dn 300mm	48,10	m
JOELHO 45° PVC SOLDÁVEL dn 100	2	un.
REDUÇÃO PVC SOLDÁVEL dn 100 X 200 mm	56	un.
JUNÇÃO PVC SOLDÁVEL dn 200 mm	54	un.
CAP PVC SOLDÁVEL dn 100 mm	56	un.
MANTA GEOTÊXTIL	1.737,41	m²
CANALETAS DE CONCRETO	153,92	m
CAIXA COLETORA - CANALETA	2	un.
CAIXA COLETORA REDE dn 300 mm	3	un.
BRITA N°0	80,06	m³
BRITA N°2	597,50	m³

TABELA 2 - COTAS DOS DRENOS SECUNDÁRIOS

PROFUNDIDADE		
DRENO SECUNDÁRIO	G.I. EM CADA NÓ (m)	G.I. NO TOPO DO DRENO (m)
1	0.35	0.24
2	0.36	0.25
3	0.38	0.27
4	0.39	0.28
5	0.40	0.29
6	0.41	0.30
7	0.43	0.32
8	0.44	0.33
9	0.45	0.34
10	0.46	0.35
11	0.48	0.37
12	0.49	0.38
13	0.50	0.39
14	0.51	0.40
15	0.53	0.42
16	0.54	0.43
17	0.55	0.44
18	0.56	0.45
19	0.58	0.47
20	0.59	0.48
21	0.60	0.49
22	0.61	0.50
23	0.63	0.52
24	0.64	0.53
25	0.65	0.54
26	0.66	0.55
27	0.67	0.57
28	0.68	0.58

REV. 00	30/05/25	EMISSION INICIAL	DAC
REVISÃO	DATA	DESCRIÇÃO	RESP.
CLIENTE			
 <div>Prefeitura Municipal de Pouso Alegre</div>			
PROJETO		COORDENAÇÃO	
 <div>Rua Cel. Joaquim Francisco, 341, Bairro Varginha CEP: 37501-052 - Itajubá / MG Tel: (35) 2143-9087 www.dacengenharia.com.br</div>		RAFAEL BARBOSA CARREIRA CAU: 00A155411-5 RESPONSÁVEL TÉCNICO E AUTOR	
ALIOSIO CAETANO FERREIRA CREA: MG-97.132/D			
EMPREENDIMENTO			
REFORMA E AMPLIAÇÃO DO CAMPO CÓI			
ENDEREÇO		DISCIPLINA	
AV. UBERLÂNDIA, S/N, SÃO JOÃO POUSO ALEGRE - MINAS GERAIS		IRRIGAÇÃO	
ASSUNTO		FASE DO PROJETO	
PROJETO EXECUTIVO DE DRENAGEM DO CAMPO PLANTA BAIXA, DETALHES E QUANTITATIVOS		EXECUTIVO	
DATA INICIAL		FOLHA N°	
30/05/2025	ESCALA INDICADA	REVISO R00	ARQUIVO DAC-PMFA-COI-PE-IRR-R00.DWG
		02/06	