


PROJETO DE INSTALAÇÕES PLUVIAIS - REFORMA E AMPLIAÇÃO DO CAMPO CÓI

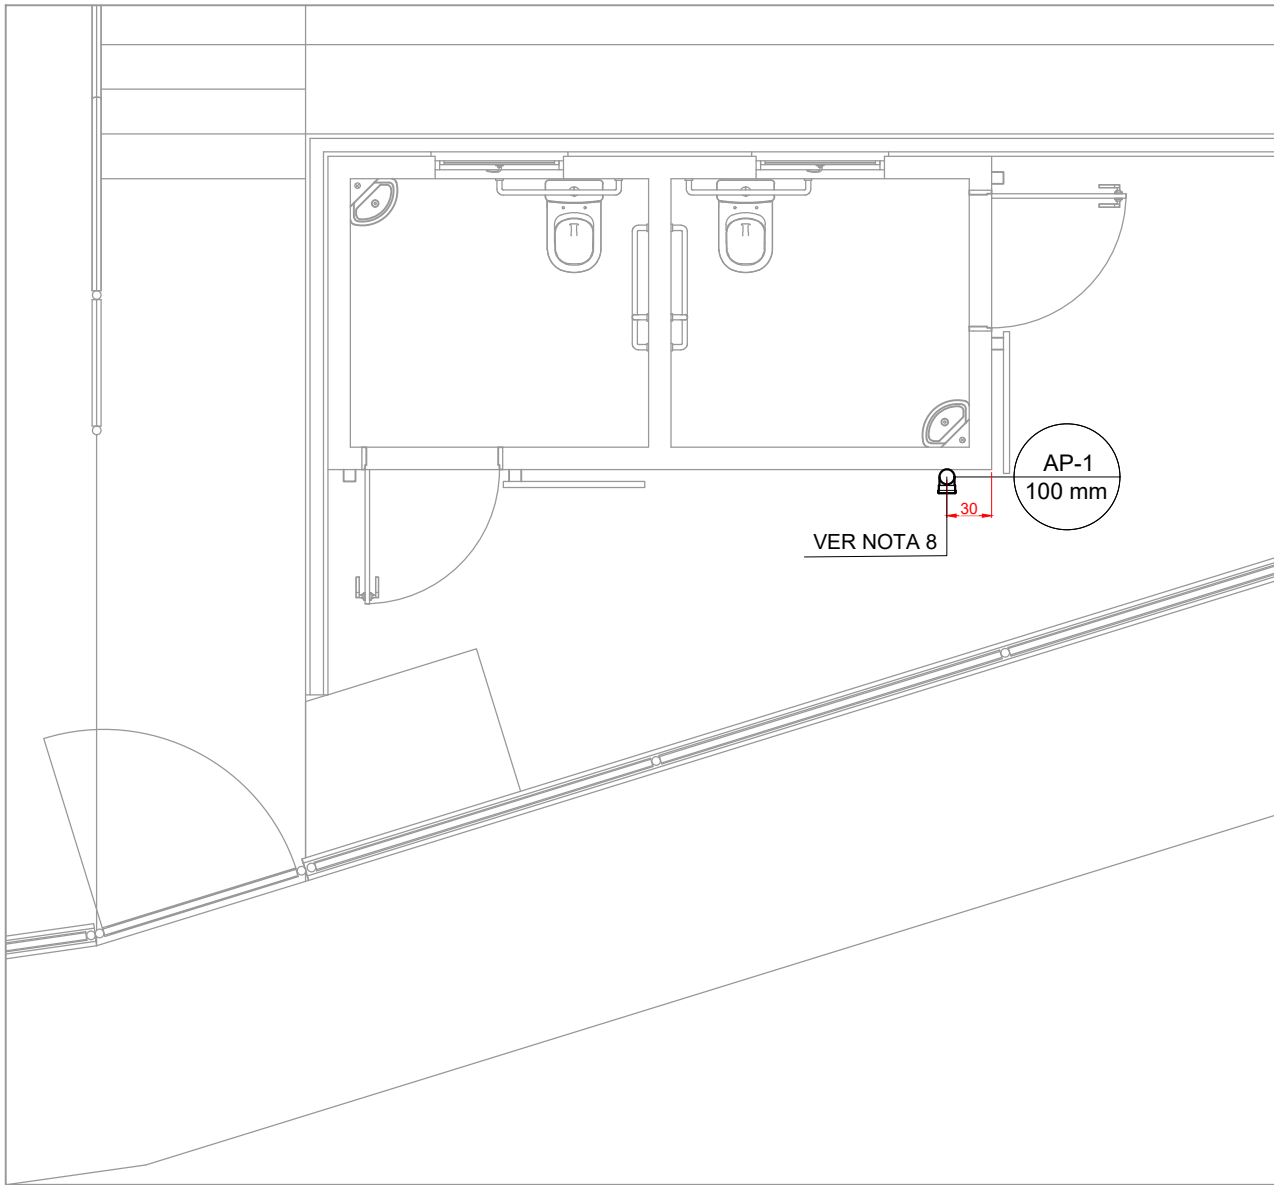


PLANTA BAIXA - TÉRREO - BANHEIRO  
Escala 1:50

LISTA DE MATERIAIS - TÉRREO - BANHEIRO		
PLUVIAL		
PVC SÉRIE R		
ANEL DE BORRACHA		
100mm	1 PÇ	
JOELHO 90° SÉRIE R		
100 mm	1 PÇ	
TUBO PVC RÍGIDO SÉRIE R PONTA LISA		
100 mm	0,05 m	

LEGENDA DE PEÇAS	
	JOELHO 90° SÉRIE R COLUNA BOLSA

LISTA DE MATERIAIS - TÉRREO -VESTIÁRIOS		
PLUVIAL		
PVC SÉRIE R		
ANEL DE BORRACHA		
100mm	8 PÇ	
JOELHO 90° SÉRIE R		
100 mm	8 PÇ	
TUBO PVC RÍGIDO SÉRIE R PONTA LISA		
100 mm	1,08 m	

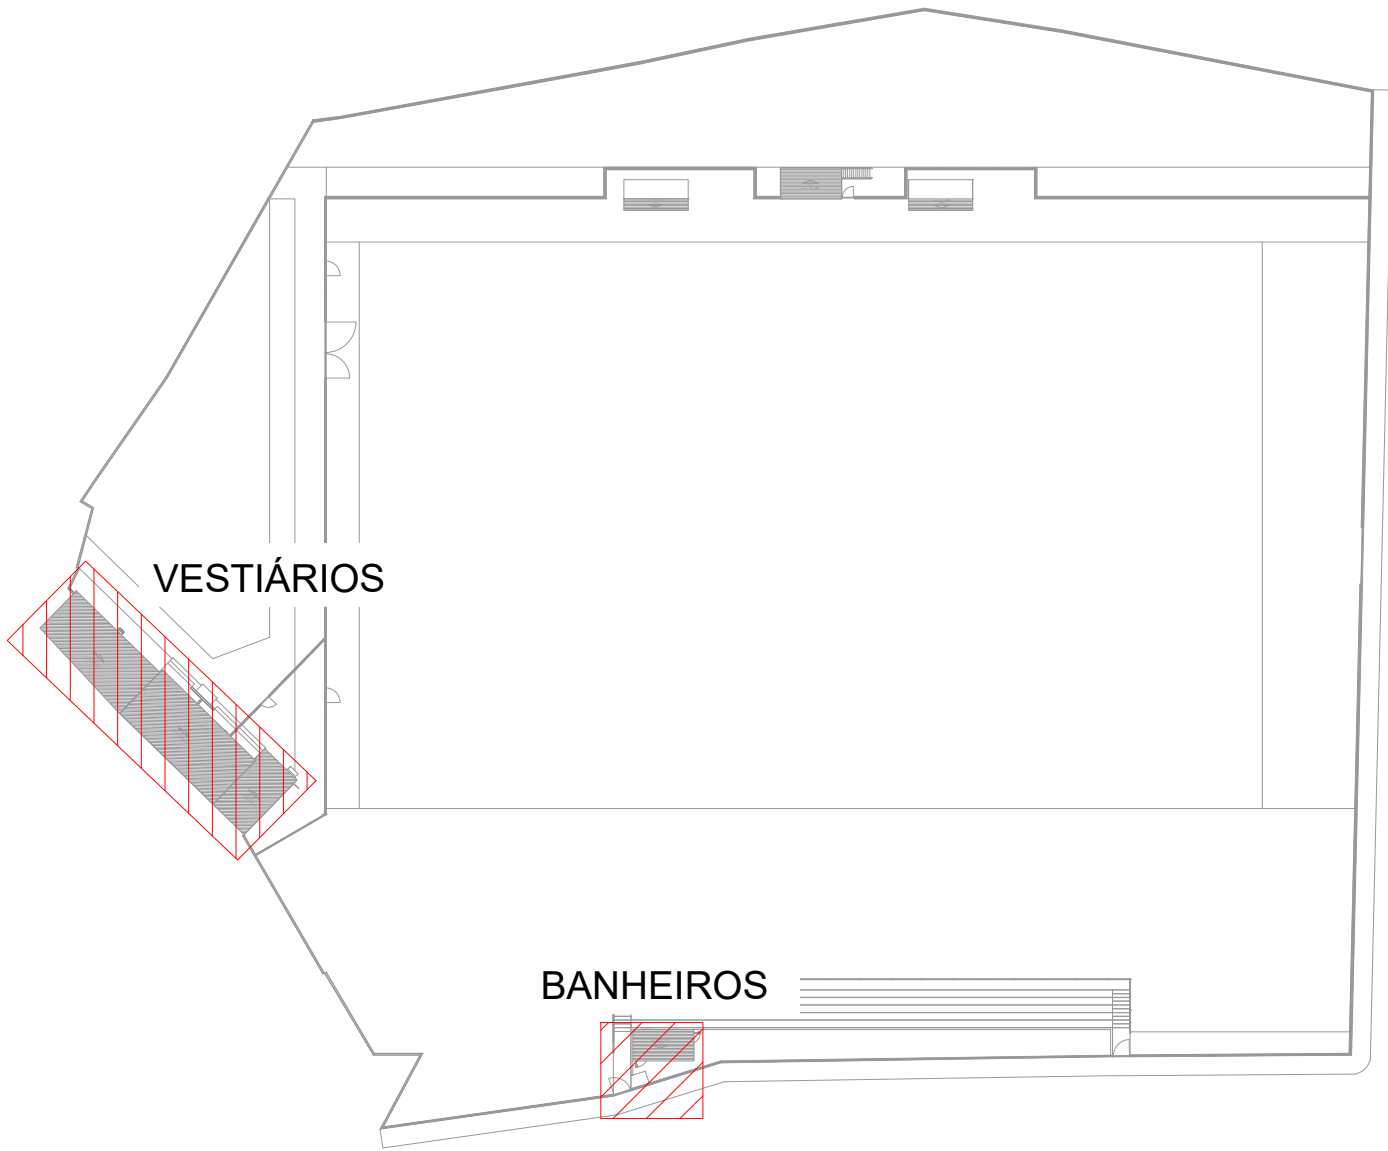

PLANTA DE REFERÊNCIA  
Sem Escala

NOTAS:

- OS TELHADOS DO BANHEIRO SERÃO EM TELHA METÁLICA DE INCLINAÇÃO 5%;
- OS TELHADOS DOS VESTIÁRIOS SERÃO EM TELHA CERÂMICA E FIBROCIMENTO DE INCLINAÇÃO 20% E 10%, RESPECTIVAMENTE;
- TODA ÁGUA PLUVIAL PROVENIENTE DAS COBERTURAS SERÃO COLETADAS POR CALHAS RETANGULARES DE AÇO GALVANIZADO DE DIMENSÕES 150x100 mm E DEVERÃO TER DECLIVIDADE MÍNIMA DE 1,0% EM DIREÇÃO AOS CONDUTORES VERTICAIS;
- NOS PONTOS DE EMENDA DE CALHA, O AÇO GALVANIZADO DEVE SER DOBRADO DE MODO A GARANTIR A QUEDA D'ÁGUA PARA LADOS OPOSTOS;
- OS CONDUTORES VERTICAIS SERÃO DE PVC TIPO ESGOTO COM ANEL DE BORRACHA, SÉRIE R, E DEVERÃO SER FIXADOS NA PAREDE POR BRAÇADEIRAS PARAFUSADAS;
- O DIÂMETRO DA TUBULAÇÃO É INDICADA EM mm;
- TODAS AS COTAS ESTÃO INDICADAS EM cm;
- DESCARTE DAS ÁGUAS PLUVIAIS EM ÁREA PERMEÁVEL PARA QUE SEJAM ABSORVIDAS GRADUALMENTE PELO SOLO;
- PROJETO DIMENSIONADO CONFORME NBR 10844/ABNT;
- NÃO ESTÃO INCLUSOS NO PROJETO:
  - PROJETO MECÂNICO E DETALHAMENTO DE SUPORTES OU OUTROS DISPOSITIVOS;
  - DESENVOLVIMENTO TÉCNICO DE SOLUÇÕES E PRODUTOS NÃO CONVENCIONAIS OU ESPECIAIS PARA EXECUÇÃO DAS INSTALAÇÕES.

REV. 00	30/05/25	EMIÇÃO INICIAL	DAC
REVISÃO	DATA :	DESCRIÇÃO:	RESP.:

Prefeitura Municipal  
de Pouso Alegre

PROJETO	COORDENAÇÃO
 Rua Cel. Joaquim Francisco, 341, Bairro Varginha CEP: 37501-052 - Itajubá / MG Tel: (35) 2143 - 9087 www.dacengenharia.com.br	RAFAEL BARBOSA CARREIRA CAU: 00A155411-5 RESPONSÁVEL TÉCNICO E AUTOR
	ALOISIO CAETANO FERREIRA CREA: MG-97.132/D

EMPREENHIMENTO			
REFORMA E AMPLIAÇÃO DO CAMPO CÓI			
ENDEREÇO		DISCIPLINA	
AV. UBERLÂNDIA, S/N, SÃO JOÃO POUSO ALEGRE - MINAS GERAIS		PLUVIAL	
ASSUNTO		FASE DO PROJETO	
PROJETO DE INSTALAÇÕES PLUVIAIS PLANTAS BAIXAS - TÉRREO, DETALHES LISTAS DE MATERIAIS, LEGENDAS, TABELAS E NOTAS		EXECUTIVO	
DATA INICIAL		FOLHA N°.	
30/05/2025		02/02	
ESCALA	REVISÃO	ARQUIVO	
INDICADA	R00	DAC-PMPA-COI-PE-PLU-R00.DWG	