


PROJETO DE DRENAGEM DE ÁGUAS PLUVIAIS DO SERVIÇO DE ATENDIMENTO MÓVEL DE URGÊNCIA
ESCALA INDICADA

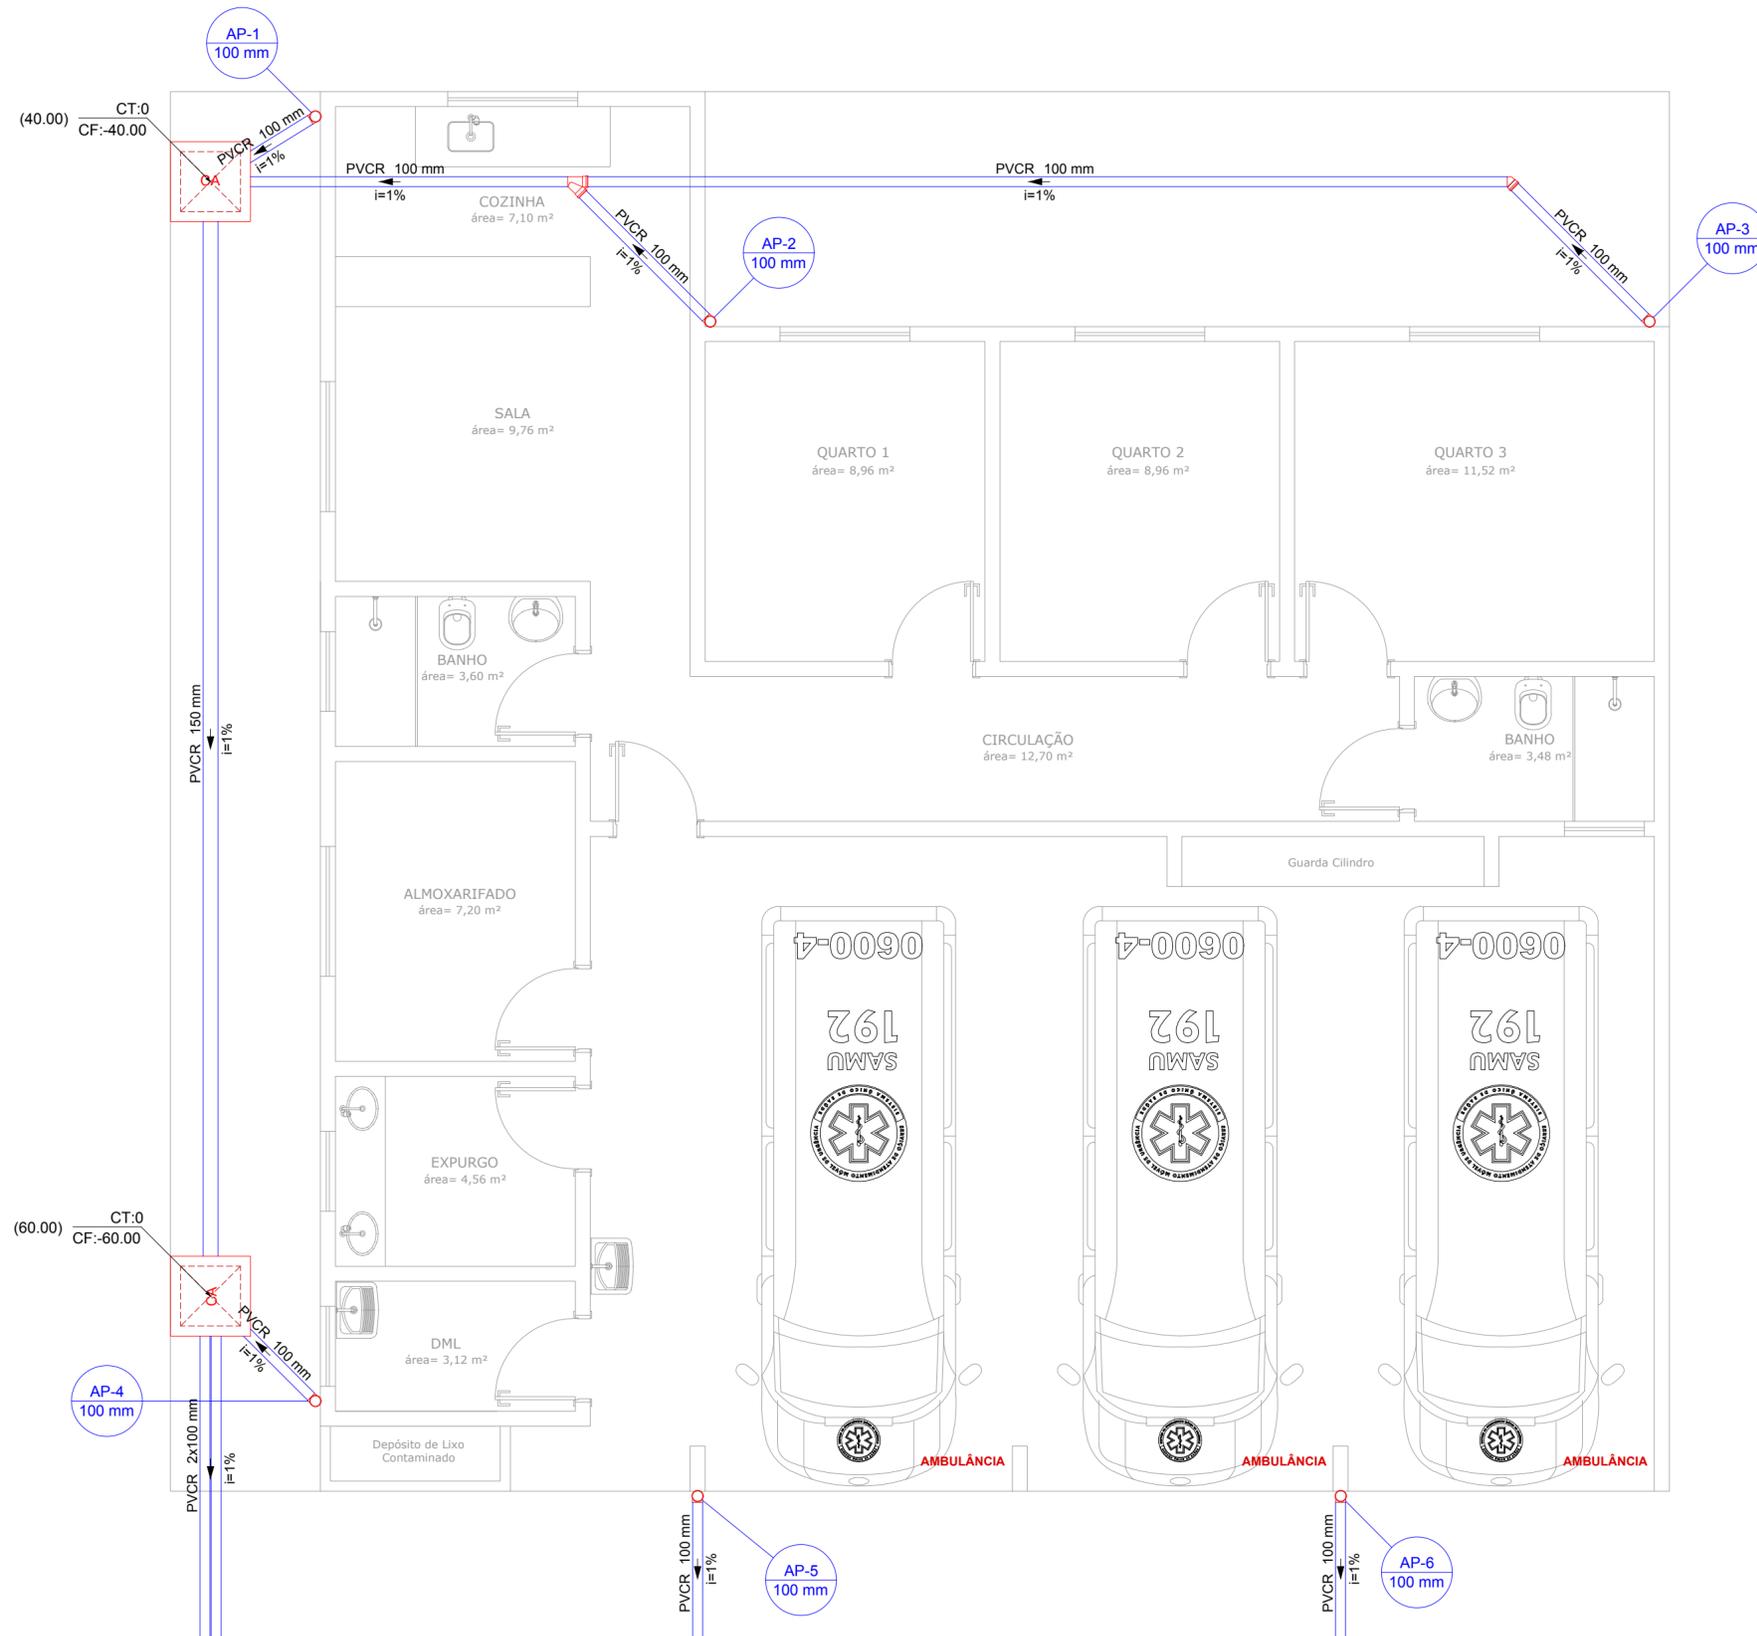

PLANTA BAIXA TÉRREO
Escala 1:50

Lista de Materiais	
Pluvial	
Caixas de Passagem	
Caixa de areia pluvial sem grelha CA- 60x60cm	2 pç
PVC série R	
Joelho 45° Série R 100 mm	1 pç
Joelho 90° Série R 100 mm	6 pç
Junção simples Série R 100 mm - 100 mm	1 pç
Tube PVC rígido Série R ponta lisa 100 mm	28.55 m
150 mm	11.15 m

Legenda	
	Caixa de areia pluvial simples
	Joelho 45° Série R
	Joelho 90° Serie R coluna
	Junção simples Serie R

REV. 00	24/01/20	EMISSÃO INICIAL	DAC
REVISÃO	DATA :	DESCRIÇÃO:	RESP.:



 Rua Miguel Vianna, n° 81, Sala 12 Bairro Morro Chic CEP: 37500-080 - Itajubá / MG Tel: (35) 3623-5720 www.dacengenharia.com.br	GERENCIA DE PROJETOS DENIS DE SOUZA SILVA CREA: MG-127.216/D
	COORDENAÇÃO DE PROJETOS ALOÍSIO CAETANO FERREIRA CREA: MG-97.132/D
RESPONSÁVEL TÉCNICO	
ENG. CIVIL FLÁVIA C. BARBOSA CREA: MG-187.842/D	
PROJETO CAMILA DA SILVA ANDRADE	
DESENHO CAMILA DA SILVA ANDRADE	

EMPREENDIMENTO	
IMPLANTAÇÃO DO SERVIÇO DE ATENDIMENTO MÓVEL DE URGÊNCIA	
ENDEREÇO	DISCIPLINA
RUA ANTÔNIO KREPP FILHO, BAIRRO CENTRO POUSO ALEGRE - MINAS GERAIS	PLUVIAL
ASSUNTO	FASE DO PROJETO
PROJETO DE DRENAGEM DE ÁGUAS PLUVIAIS PLANTA BAIXA E LISTA DE MATERIAIS	EXECUTIVO
	FOLHA N.º
	01/02

DATA INICIAL	ESCALA	REVISÃO	ARQUIVO
24/01/2020	INDICADA	ROO	DAC-PMPA-SAMU-01-PLU-ROO.DWG