


PROJETO DE DRENAGEM DE ÁGUAS PLUVIAIS DO SERVIÇO DE ATENDIMENTO MÓVEL DE URGÊNCIA
ESCALA INDICADA

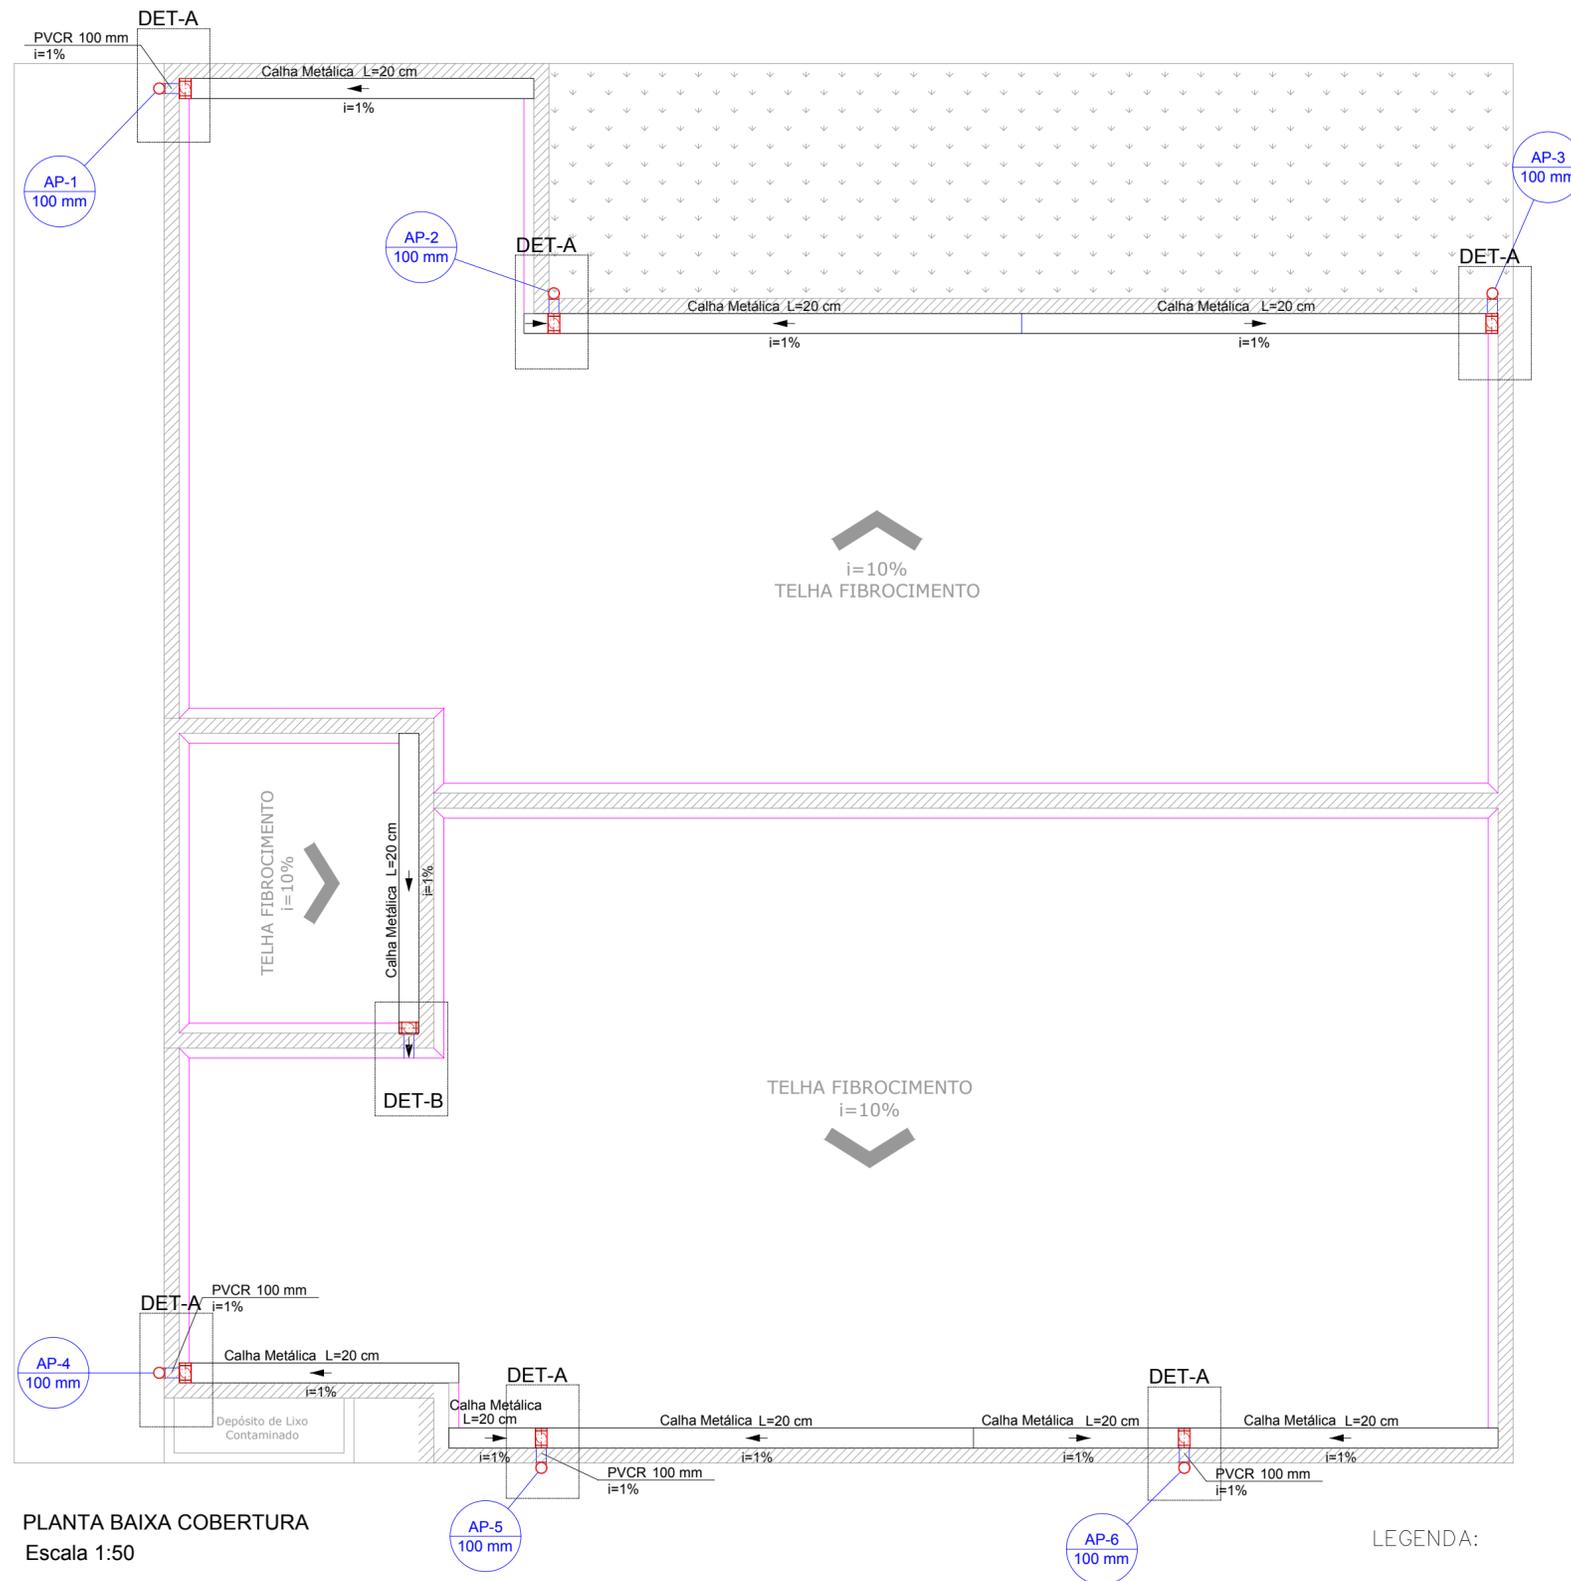

PLANTA BAIXA COBERTURA
Escala 1:50


OBSERVAÇÕES – CALHAS E COLETORES:

- OS TELHADOS SERÃO EM TELHA DE FIBROCIMENTO COM INCLINAÇÃO DE 10% E SERÃO PROTEGIDOS POR PLATIBANDA EM TODOS OS LADOS.
- SOBRE AS PLATIBANDAS DEVERÃO SER INSTALADOS RUFOS PINGADEIRA PARA PROTEÇÃO DA ALVENARIA DE REVESTIMENTO.
- A FACE INTERIOR DA PLATIBANDA SERÁ PROTEGIDA POR RUFOS EXTERNOS. O POSICIONAMENTO DESTES RUFOS ESTÁ INDICADO EM PLANTA.
- A LAJE BEIRAL DEVE SER CONSTRUÍDA DE FORMA A NÃO ACUMULAR ÁGUA, DIRECIONANDO A INCLINAÇÃO PARA OS DRENOS CONFORME DESENHO.
- PARA DETALHAMENTO DA CALHA METÁLICA VER PROJETO DE ESTRUTURA METÁLICA
- A UNIÃO DAS PEÇAS EM AÇO GALVANIZADO DEVERÃO SER FEITAS MEDIANTE FIXAÇÃO COM REBITES DE REPUXO E SOLDAGEM COM FILETE CONTÍNUO, APÓS CONVENIENTE LIMPEZA / APLICAÇÃO DE FLUXO NAS CHAPAS A SEREM UNIDAS.
- OS CONDUTORES PLUVIAIS DEVERÃO SER DE PVC SÉRIE REFORÇADA, COM DIÂMETRO NOMINAL DE 75MM E 100 MM.
- COLOCAR CORDÃO DE SELANTE EM TODO O ENCONTRO DO RUFU COM A ALVENARIA


LEGENDA:

- Rufo Externo
- Calhas
- Condutores Horizontais
- Indicação de Sentido
- Indicação de Coluna D'Água
- Platibanda

Lista de Materiais	
Pluvial	
Calha metálica	
Calha retangular 200 mm	26.90 m
Rufo Corte 25	59.30 m
Rufo Pingadeira Desenvolvimento 35	74.35 m
PVC série R	
Joelho 90° Série R 100 mm	13 pç
Tubo PVC rígido Série R ponta lisa 100 mm	20.64 m

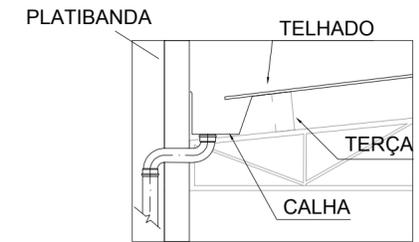

Det-A: Esquema de Descida
Escala 1:50

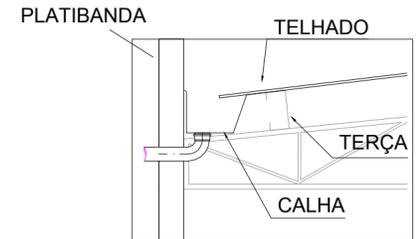

Det-B: Esquema de Descida
Escala 1:50

REV. 00	24/01/20	EMISSÃO INICIAL	DAC
REVISÃO	DATA :	DESCRIÇÃO:	RESP.:



Prefeitura Municipal
de Pouso Alegre

 Rua Miguel Vianna, n° 81, Sala 12 Bairro Morro Chic CEP: 37500-080 – Itajubá / MG Tel: (35) 3623-5720 www.dacengenharia.com.br	GERENCIA DE PROJETOS DENIS DE SOUZA SILVA CREA: MG-127.216/D
	COORDENAÇÃO DE PROJETOS ALOISIO CAETANO FERREIRA CREA: MG-97.132/D
RESPONSÁVEL TÉCNICO ENG. CIVIL FLÁVIA C. BARBOSA CREA: MG-187.842/D PROJETO CAMILA DA SILVA ANDRADE DESENHO CAMILA DA SILVA ANDRADE	

EMPREENDIMENTO IMPLANTAÇÃO DO SERVIÇO DE ATENDIMENTO MÓVEL DE URGÊNCIA	
ENDEREÇO RUA ANTÔNIO KREPP FILHO, BAIRRO CENTRO POUSO ALEGRE – MINAS GERAIS	DISCIPLINA PLUVIAL
ASSUNTO PROJETO DE DRENAGEM DE ÁGUAS PLUVIAIS PLANTA BAIXA E LISTA DE MATERIAIS	FASE DO PROJETO EXECUTIVO
DATA INICIAL 24/01/2020	FOLHA N.º 02/02
ESCALA INDICADA	ARQUIVO DAC-PMPA-SAMU-01-PLU-R00.DWG
REVISÃO R00	