




PROJETO DE INSTALAÇÕES SANITÁRIAS DO SISTEMA DE ATENDIMENTO MÓVEL DE URGÊNCIA  
ESCALA INDICADA

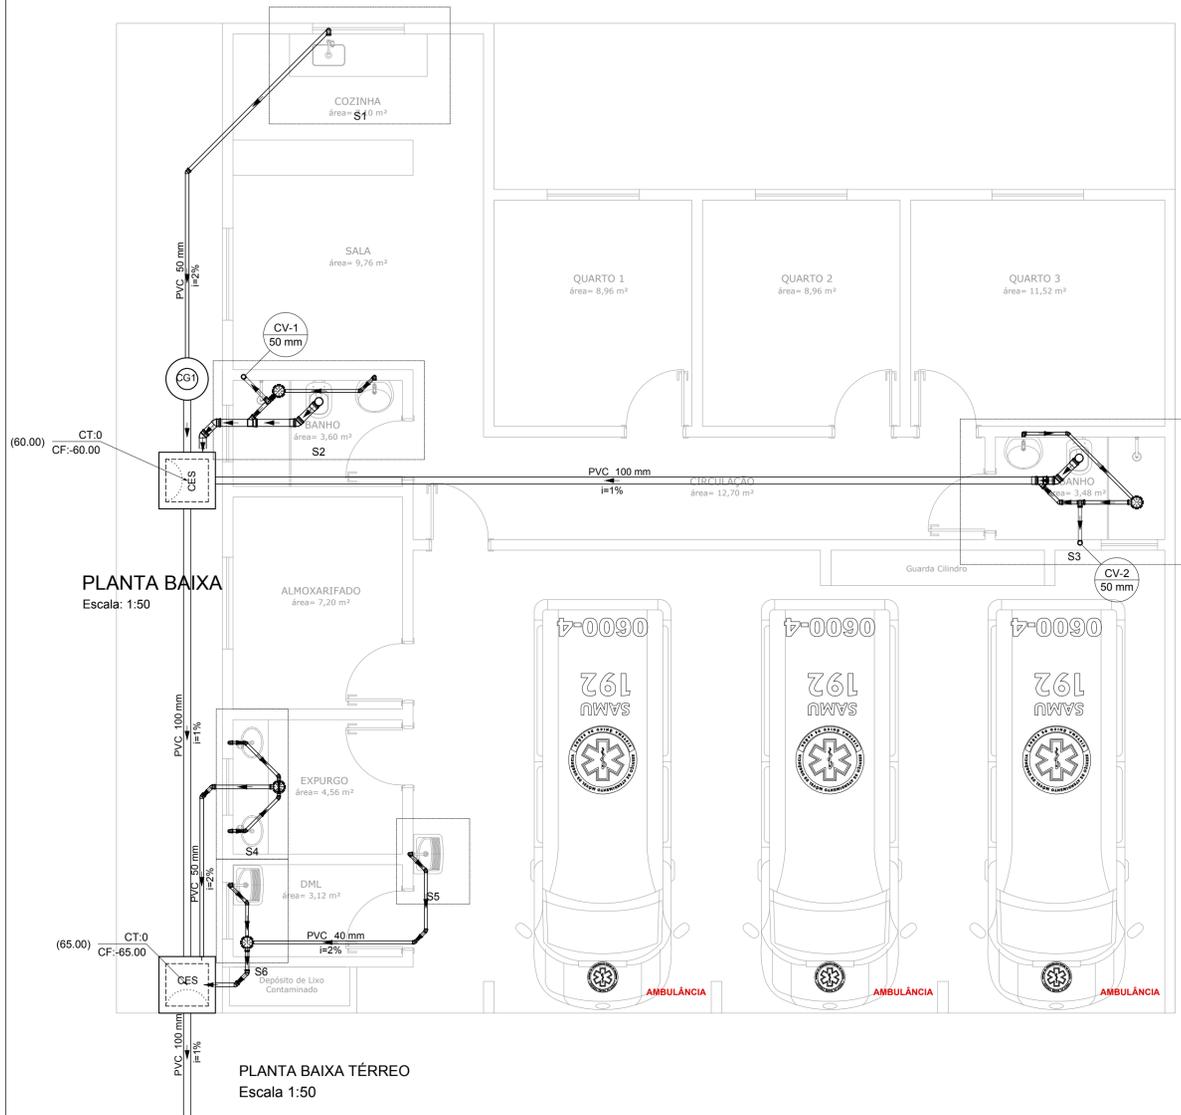


Lista de Materiais	
<b>Esgoto</b>	
Caixas de Passagem	
Caixa de inspeção de esgoto sifonada CES- 60x60 cm	2 pç
PVC Acessórios	
Caixa sifonada 150x150x50	4 pç
Sifão de copo p/ pia e lavatório 1" - 1.1/2"	4 pç
1" - 2"	1 pç
Sifão flexível c/ Adaptador 1.1/2" - 1.1/2"	2 pç
Válvula p/ lavatório e tanque 1"	4 pç
Válvula p/ pia 1"	1 pç
Válvula p/ tanque 1 1/2"	2 pç
PVC Esgoto	
Curva 90 curta 40 mm	6 pç
Joelho 45 100 mm	4 pç
40 mm	10 pç
50 mm	6 pç
Joelho 90 100 mm	2 pç
50 mm	4 pç
Joelho 90 c/anel p/ esgoto secundário 40 mm - 1.1/2"	6 pç
Junção simples 100 mm - 50 mm	2 pç
Luva simples 100 mm	5 pç
Tubo rígido c/ ponta lisa 100 mm - 4"	24.51 m
40 mm	13.23 m
50 mm - 2"	12.23 m
Tê sanitário 50 mm - 50 mm	2 pç
Unidades de tratamento	
Alça	1 pç
Ferro	1 pç
Concreto	0.07 m³
Concreto	0.07 m³
Ventilação	
PVC Esgoto	
Joelho 90 50 mm	2 pç
Tubo rígido c/ ponta lisa 50 mm - 2"	0.99 m

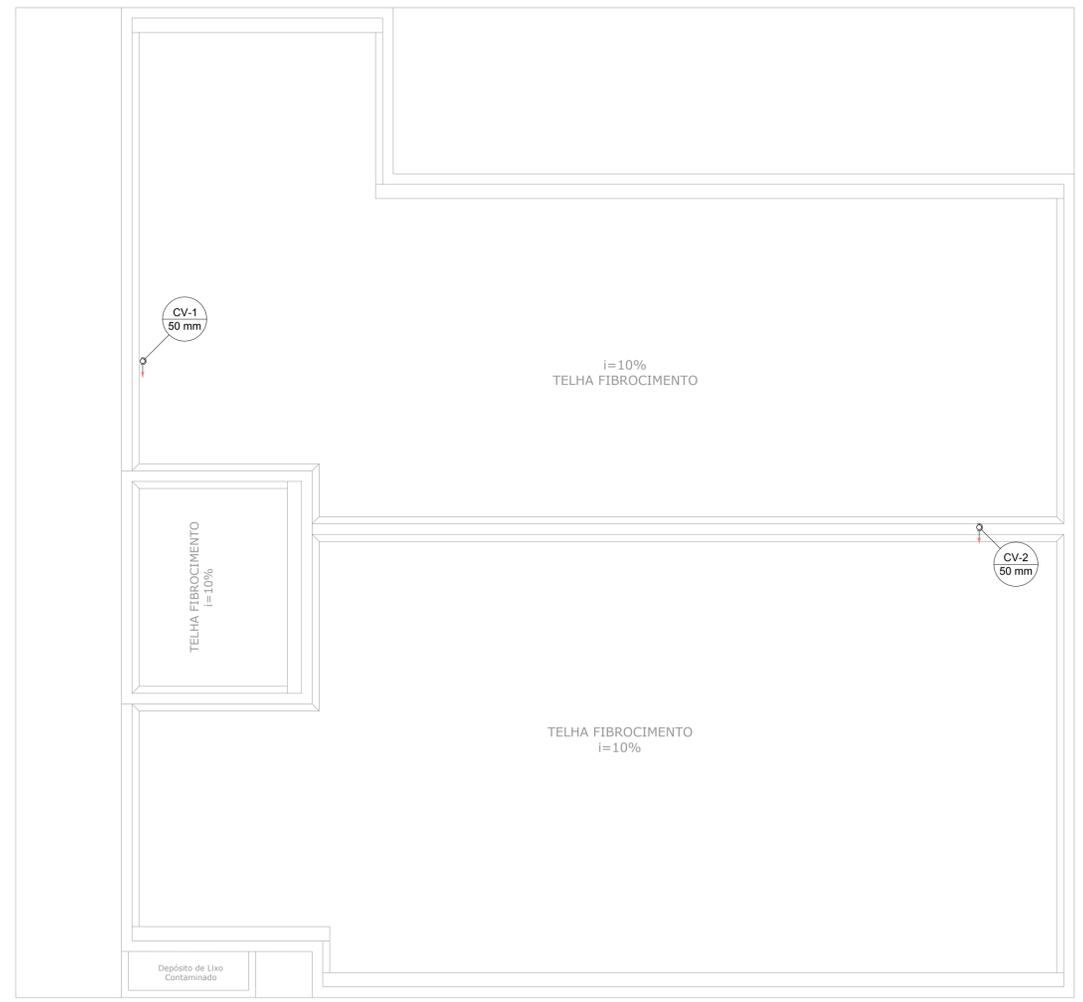


Lista de Materiais	
<b>Ventilação</b>	
PVC Esgoto	
Terminal de ventilação 50 mm	2 pç
Tubo rígido c/ ponta lisa 50 mm - 2"	9.96 m

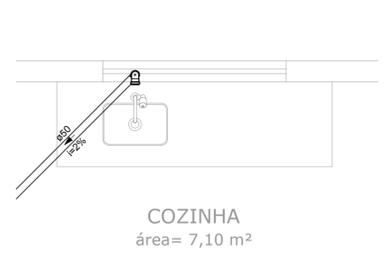


Detalhe S1  
Escala 1:25

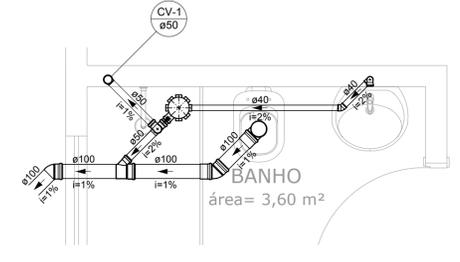


Detalhe S2  
Escala 1:25

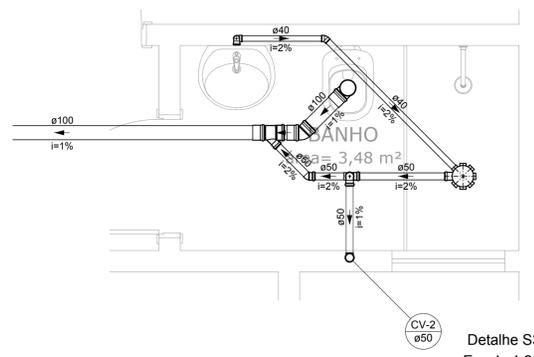


Detalhe S3  
Escala 1:25

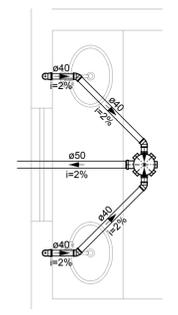

Detalhe S4  
Escala 1:25

 

Detalhe S5  
Escala 1:25

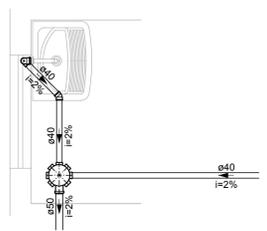

Detalhe S6  
Escala 1:25

Legenda	
	Caixa Sifonada
	Caixas Inspeção Esgoto Sifonada
	Chuveiro Residencial
	Joelho 45
	Joelho 90- coluna
	Junção simples
	Lavatório Residencial com sifão
	Pia de Cozinha Residencial com Sifão 50mm
	Ramais de Ventilação
	Tanque de Lavar Roupas DN 40mm
	Vaso Sanitário c/ J90°

<p>Prefeitura Municipal de Pouso Alegre</p>	
<p>REV. 00   24/01/20   EMISSÃO INICIAL</p> <p>REVISÃO: DATA :   DESCRIÇÃO:</p>	<p>DAC</p> <p>RESP.:</p>
<p>PROJETO</p> <p><b>DAC Engenharia</b></p> <p>Rua Miguel Vianna, nº 81, Sala 12 Bairro Morro Chic CEP: 37500-080 - Itajubá / MG Tel: (35) 3623-5720 www.dacengenharia.com.br</p>	
<p>GERÊNCIA DE PROJETOS DENIS DE SOUZA SILVA CREA: MG-127.216/D</p> <p>COORDENAÇÃO DE PROJETOS ALOSIO CAETANO FERREIRA CREA: MG-97.132/D</p> <p>RESPONSÁVEL TÉCNICO ENGR. CIVIL FLÁVIA C. BARBOSA CREA: MG-187.842/D</p> <p>PROJETO CAMILA DA SILVA ANDRADE</p> <p>DESENHO CAMILA DA SILVA ANDRADE</p>	
<p>EMPREENDIMENTO</p> <p><b>IMPLANTAÇÃO DO SISTEMA DE ATENDIMENTO MÓVEL DE URGÊNCIA</b></p>	
<p>ENDEREÇO</p> <p>RUA ANTÔNIO KREPP FILHO, BAIRRO CENTRO POUSO ALEGRE – MINAS GERAIS</p> <p>ASSUNTO</p> <p>PROJETO DE INSTALAÇÕES SANITÁRIAS PLANTA BAIXA, DETALHES E LISTA DE MATERIAIS</p>	<p>DISCIPLINA</p> <p><b>ESGOTO</b></p> <p>FASE DO PROJETO</p> <p><b>EXECUTIVO</b></p> <p>FOLHA Nº.</p> <p><b>ÚNICA</b></p>
<p>DATA INICIAL</p> <p>24/01/2020</p>	<p>ESCALA</p> <p>INDICADA</p>
<p>REVISÃO</p> <p>ROO</p>	<p>ARQUIVO</p> <p>DAC-PMPA-SAMU-ESG-R00-01.DWG</p>