


PROJETO ARQUITETÔNICO DO SISTEMA DE ATENDIMENTO MÓVEL DE URGÊNCIA  
ESCALA INDICADA

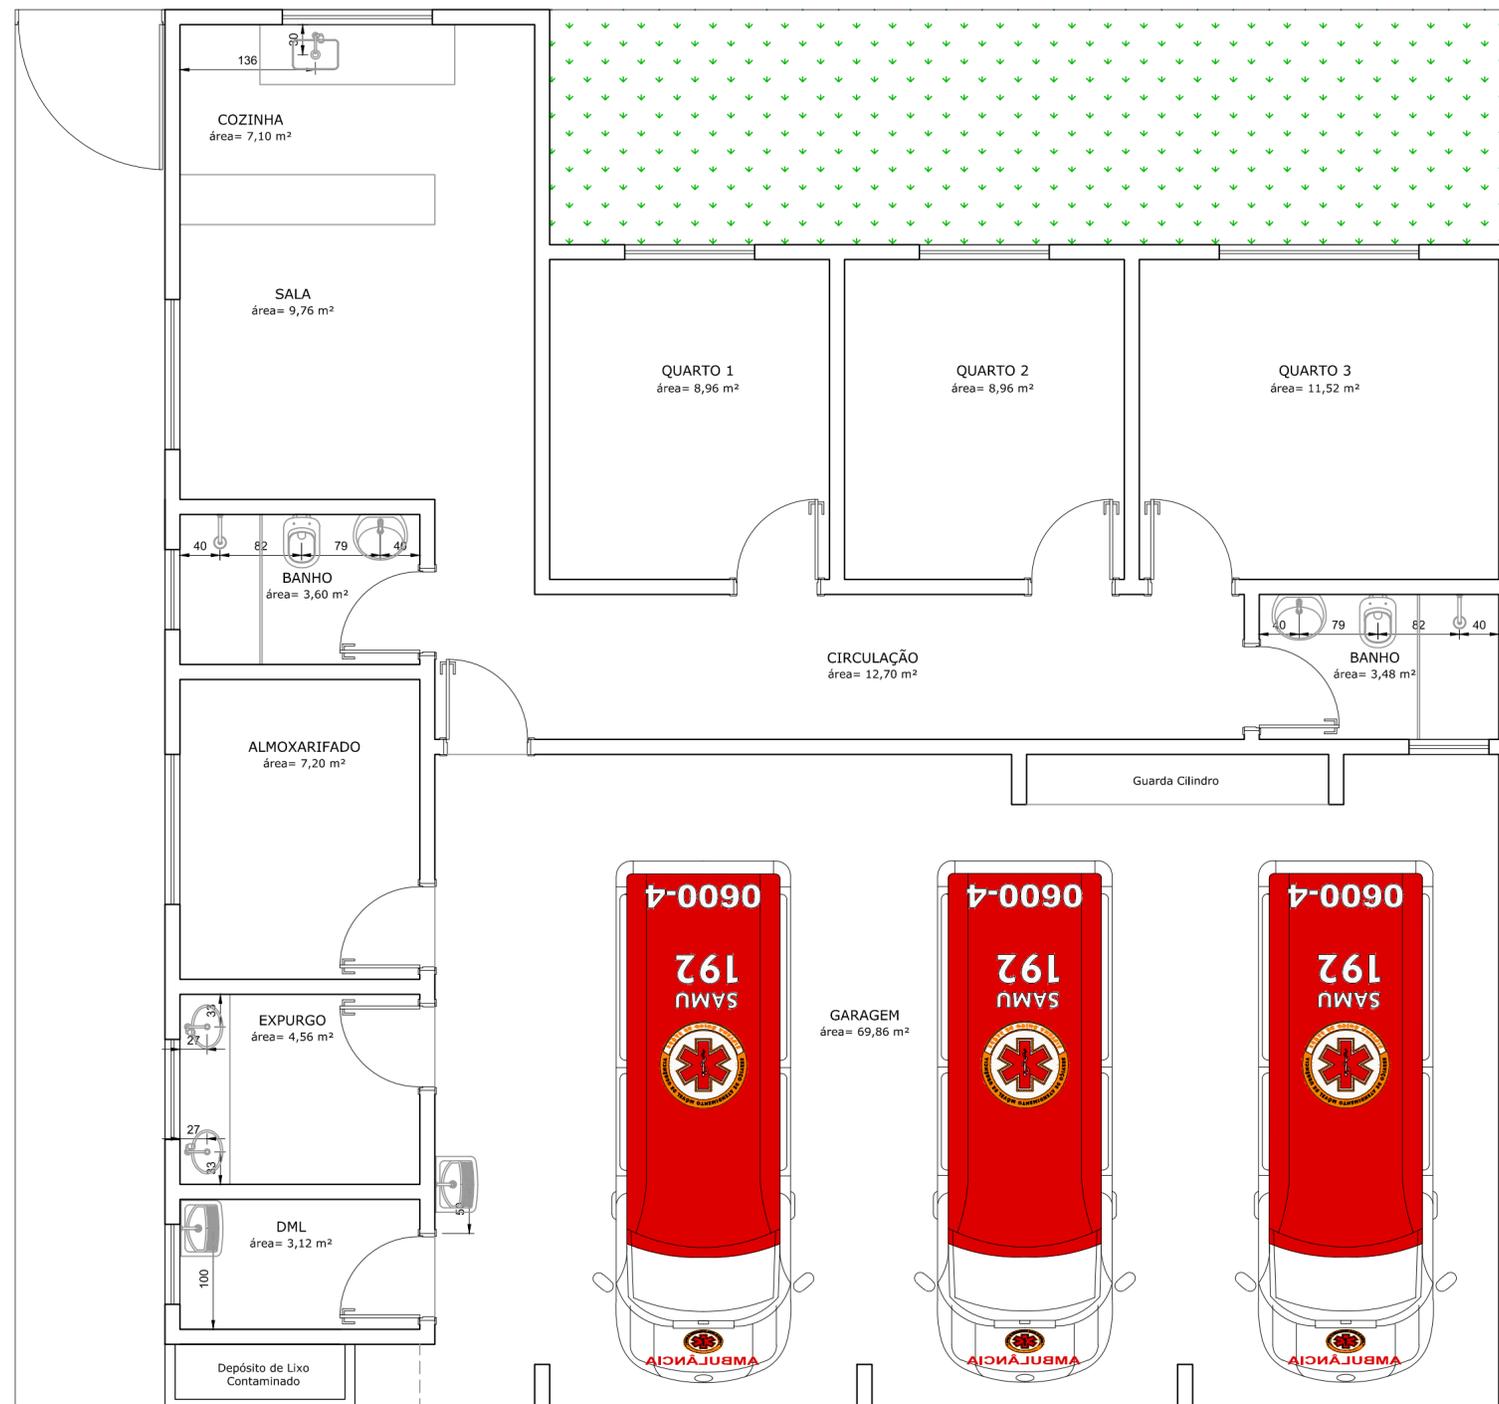

PLANTA BAIXA  
Escala: 1:50

**NOTAS:**

1. COTAS EM CENTÍMETROS.
2. CONFERIR MEDIDAS NO LOCAL.
3. PARA MAIORES INFORMAÇÕES CONSULTAR PROJETO ESPECÍFICO HIDRÁULICO-SANITÁRIO. CASO AS DÚVIDAS NÃO SEJAM SANADAS, ENTRAR EM CONTATO COM A EMPRESA PROJETISTA.
4. TODOS OS TUBOS E CONEXÕES DA REDE DE ÁGUA FRIA SERÃO EM PVC RÍGIDO SOLDÁVEL CLASSE 15;
5. EXECUTAR ESSE PROJETO JUNTAMENTE COM O PROJETO ESTRUTURAL;
6. ANTES DA CONCRETAGEM PREVER PASSAGEM PARA TUBULAÇÕES DENTRO DOS LIMITES ESTABELECIDOS PELA NBR 6118:2014;
7. PARA INSTALAR LOUÇAS CONSULTAR AINDA O PROJETO DE ARQUITETURA;
8. TODA FURAÇÃO DOS RESERVATÓRIOS PARA A PASSAGEM DOS TUBOS DEVERÁ SER FEITA CONFORME RECOMENDAÇÃO DO FABRICANTE DOS MESMOS, EM ALGUNS CASOS, ADAPTAÇÕES PODEM SER NECESSÁRIAS ÀS INDICAÇÕES DESTES PROJETO;

REVISÃO	DATA	DESCRIÇÃO	RESP.
REV. 01	28/05/21	AMPLIAÇÃO DAS JANELAS	DAC
REV. 00	24/01/20	EMIÇÃO INICIAL	DAC
REVISÃO	DATA	DESCRIÇÃO	RESP.



<p><b>DAC</b> engenharia</p> <p>Rua Miguel Vianna, n° 81, Sala 12 Bairro Morro Chic CEP: 37500-080 - Itajubá / MG Tel: (35) 3623-5720 www.dacengenharia.com.br</p>	GERÊNCIA DE PROJETOS DENIS DE SOUZA SILVA      CREA: MG-127.216/D
	COORDENAÇÃO DE PROJETOS ALOISIO CAETANO FERREIRA      CREA: MG-97.132/D
RESPONSÁVEL TÉCNICO ENG. CIVIL FLÁVIA C. BARBOSA      CREA: MG-187.842/D	
PROJETO CAMILA DA SILVA ANDRADE	
DESENHO THAIS VIVIANE COIMBRA	

EMPREENDIMENTO <b>IMPLANTAÇÃO DO SISTEMA DE ATENDIMENTO MÓVEL DE URGÊNCIA</b>	
ENDEREÇO RUA ANTÔNIO KREPP FILHO, BAIRRO CENTRO POUSO ALEGRE - MINAS GERAIS	DISCIPLINA ARQUITETÔNICO
ASSUNTO PLANTA DE EIXOS HIDRÁULICOS	FASE DO PROJETO EXECUTIVO
FOLHA N.º 03/04	
DATA INICIAL 24/01/2020	ESCALA INDICADA
REVISÃO R01	ARQUIVO DAC-PMPA-SAMU-PE-ARQ-R01.DWG